

PLANTA BAIXA
Escala: 1:100




ESCOLA MUNICIPAL "IMAS DOS SANTOS".
PREFEITURA MUNICIPAL DE BARRA DO QUARAÍ.
SECRETARIA DE EDUCAÇÃO E CULTURA




PREFEITO: _____
 SECRETÁRIO: _____
 ARQUITETO: _____
 PROJETO: _____
 EXECUÇÃO: _____

RECEBIDO - RECEBIDA 4/22 em 8:22 - 2º DISTRITO - BARRA DO QUARAÍ / RS
 ASSINADO: _____
 PROJETO ARQUITETÔNICO


ESCALA:	FEIXE:	FOLHA:	DATA:	OUTRA:	PROJETO:	FEIXE:	DATA:
		01	14/07/2014		01		

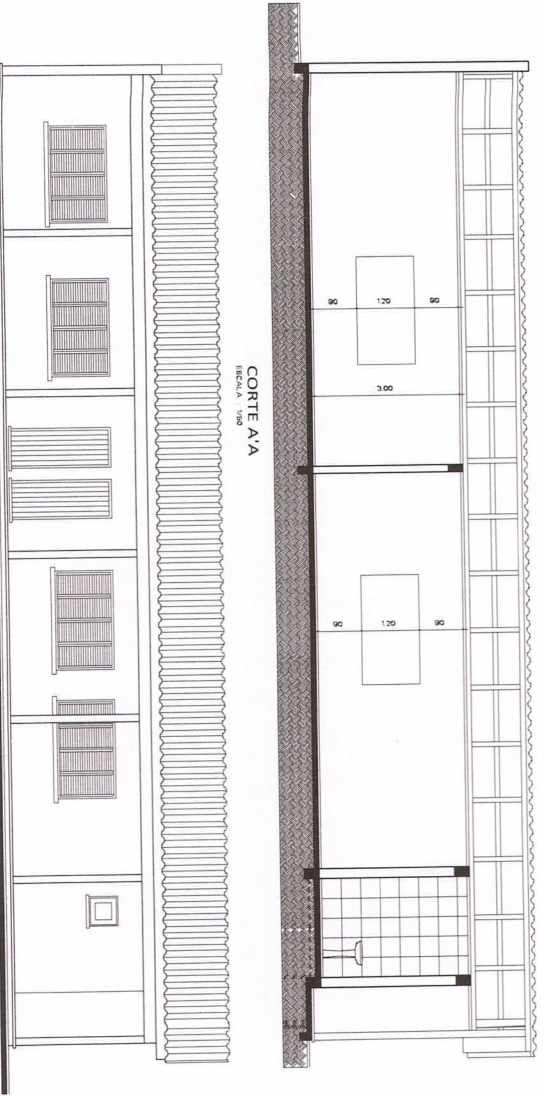

FACHADA
ESCALA: 1/500

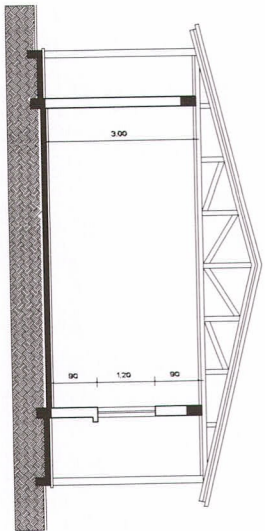

CORTE B/B'
ESCALA: 1/500

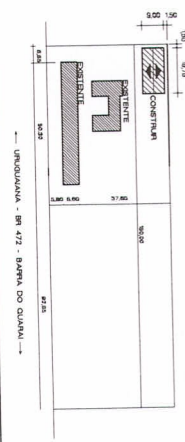

PLANTA DE SITUAÇÃO E LOCALIZAÇÃO.
ESCALA: 1/5000




ESCOLA MUNICIPAL " IMAS DOS SANTOS ".

PREFEITURA MUNICIPAL DE BARRA DO QUARAÍ.
SECRETARIA DE EDUCAÇÃO E CULTURA



<p>PROJETO ARQUITETÔNICO</p> <p>PROJETO ARQUITETÔNICO</p>			
<p>PROJETO ARQUITETÔNICO</p> <p>PROJETO ARQUITETÔNICO</p>		<p>PROJETO ARQUITETÔNICO</p> <p>PROJETO ARQUITETÔNICO</p>	
<p>PROJETO ARQUITETÔNICO</p> <p>PROJETO ARQUITETÔNICO</p>	<p>PROJETO ARQUITETÔNICO</p> <p>PROJETO ARQUITETÔNICO</p>	<p>PROJETO ARQUITETÔNICO</p> <p>PROJETO ARQUITETÔNICO</p>	<p>PROJETO ARQUITETÔNICO</p> <p>PROJETO ARQUITETÔNICO</p>

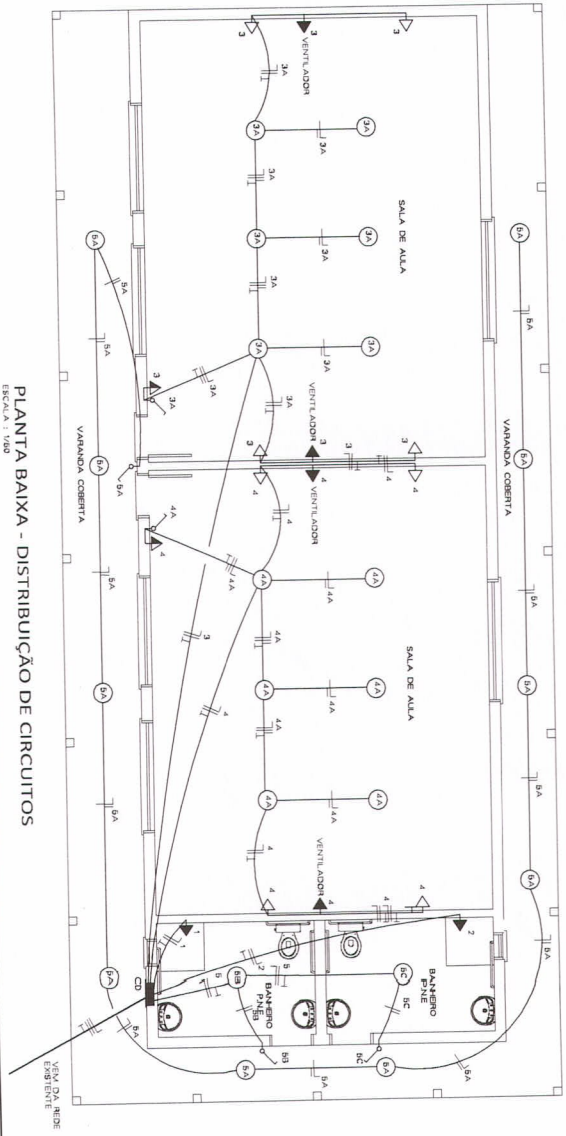

CONVENÇÕES :

⊙	PUNTO DE LUZ NO TETO	▽	TOM. DE CORTE N. = 20, 100 OU 250cm.
⊚	PUNTO DE LUZ NA PAREDE	◁ ▷	DO PRZO PRONTO
⊙	INTERRUPTOR SIMPLES	□	CENTRO DE DISTRIBUÇÃO
⊙	INTERRUPTOR DUPLO	⊚	ELETRODUTO P/ PRZO PAREDE OU PUNTO
		—	FORO P/ ELTROTUTO
		—	Punho, tam. aperto e alternatival


PLANTA BAIXA - DISTRIBUIÇÃO DE CIRCUITOS
ESCALA : 1/50



ESCOLA MUNICIPAL "IMAS DOS SANTOS".

PREFEITURA MUNICIPAL DE BARRA DO QUARAI,
SECRETARIA DE EDUCAÇÃO E CULTURA

PREFEITO MUNICIPAL :	MAIARA JABER
PROJETO EXECUÇÃO :	CLAUDIO CORRÊA
	Eng.º CIV. - CREA 20810
ENDEREÇO : RODOVIA, 472 km 002 - 2ª DISTRITO - BARRA DO QUARAI / RS	
ASSUNTO : PROJETO ELÉTRICO E DISTRIBUIÇÃO DE CIRCUITOS	
ESCALA : NAC/2005	DATA : JUNHO/2022
	DESENHO : ANTONIO

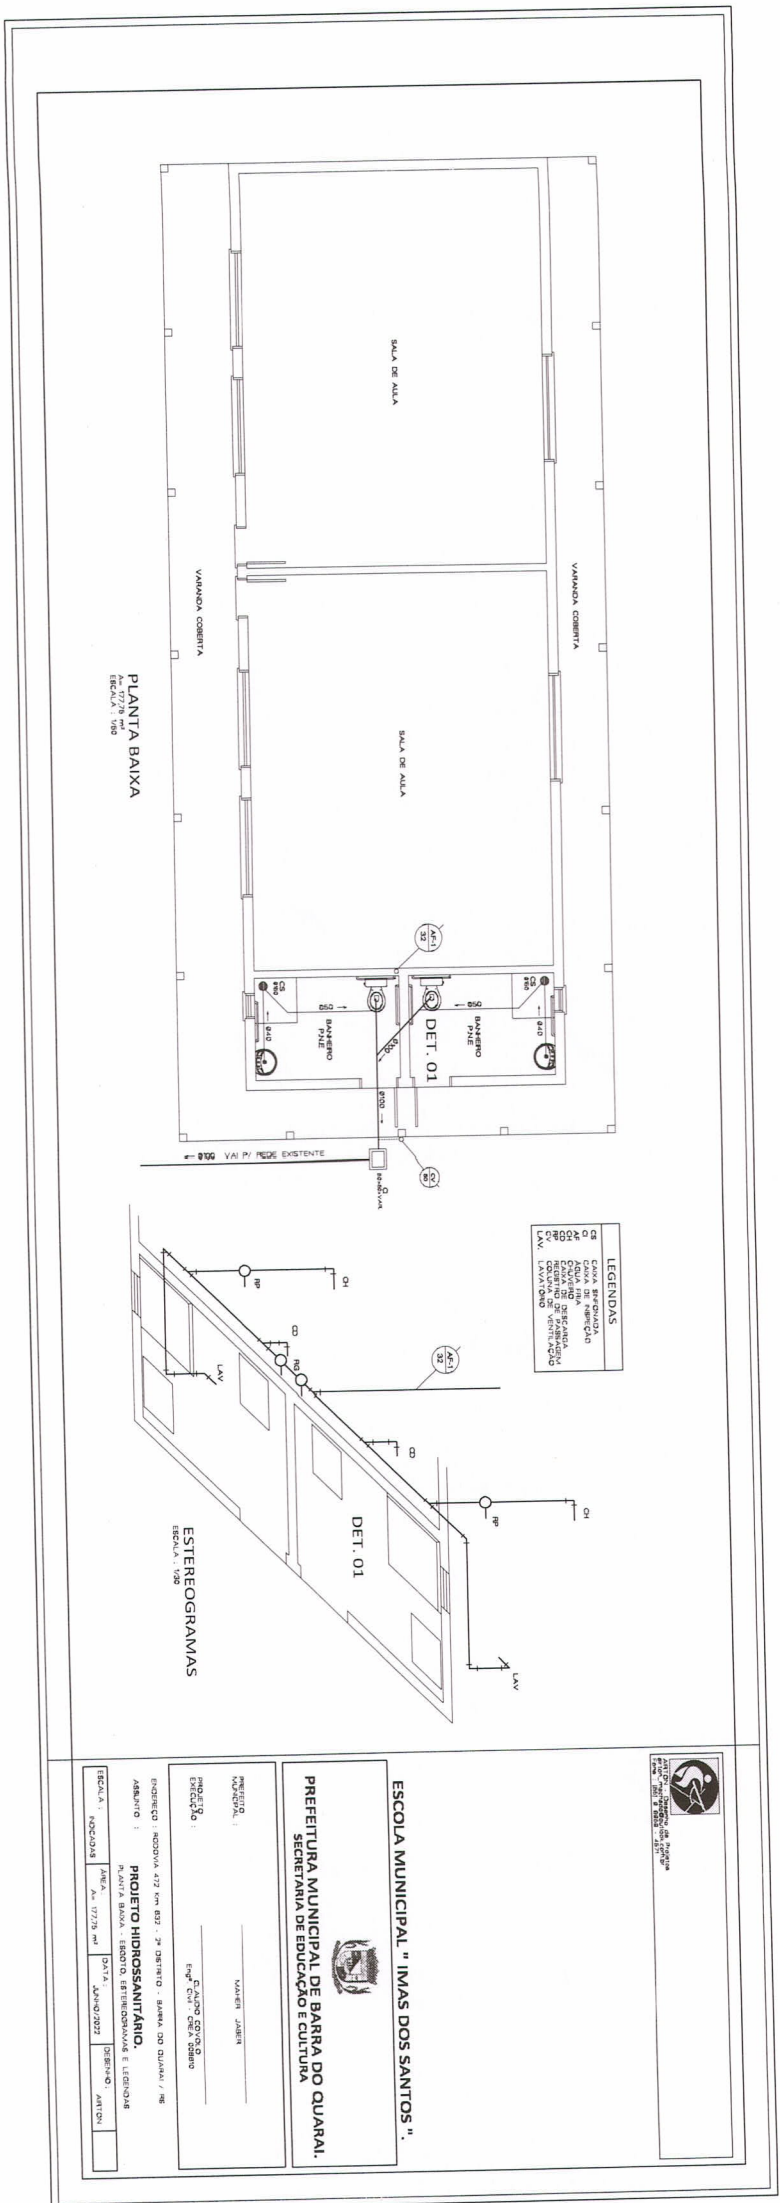

PLANTA BAIXA
 Esc. 177/28 m²
 Escala: 1/50

LEGENDAS

CB	CAIXA BRANCA
CH	CHUVA
CO	COZINHA
CP	COFRE
CV	CAIXA DE VENTILADOR
LA	LAVABO
LP	LAMPADA
MP	MÓDULO
OP	ORÇAMENTO
PA	PORTA
PI	PIEDRAL
PL	PLACAR
PR	PRATELA
RA	RADEIRO
RE	REDE
RI	RELAZADOR
RO	RODAPÉ
RV	REDE DE VENTILADOR
VA	VARRANDA
VV	VARRANDA DE VENTILADOR

ESCOLA MUNICIPAL "IMAS DOS SANTOS".

PREFEITURA MUNICIPAL DE BARRA DO QUARAI.
SECRETARIA DE EDUCAÇÃO E CULTURA

PROJETO HIDROSSANITÁRIO.

PROJETO: IMBOVA 472 km 832 - 2ª DISTRITO - BARRA DO QUARAI - RJ
 LOCAL: BARRA DO QUARAI - RJ
 DATA: JUNHO/2022

PROJETO: IMBOVA 472 km 832 - 2ª DISTRITO - BARRA DO QUARAI - RJ
 LOCAL: BARRA DO QUARAI - RJ
 DATA: JUNHO/2022

